
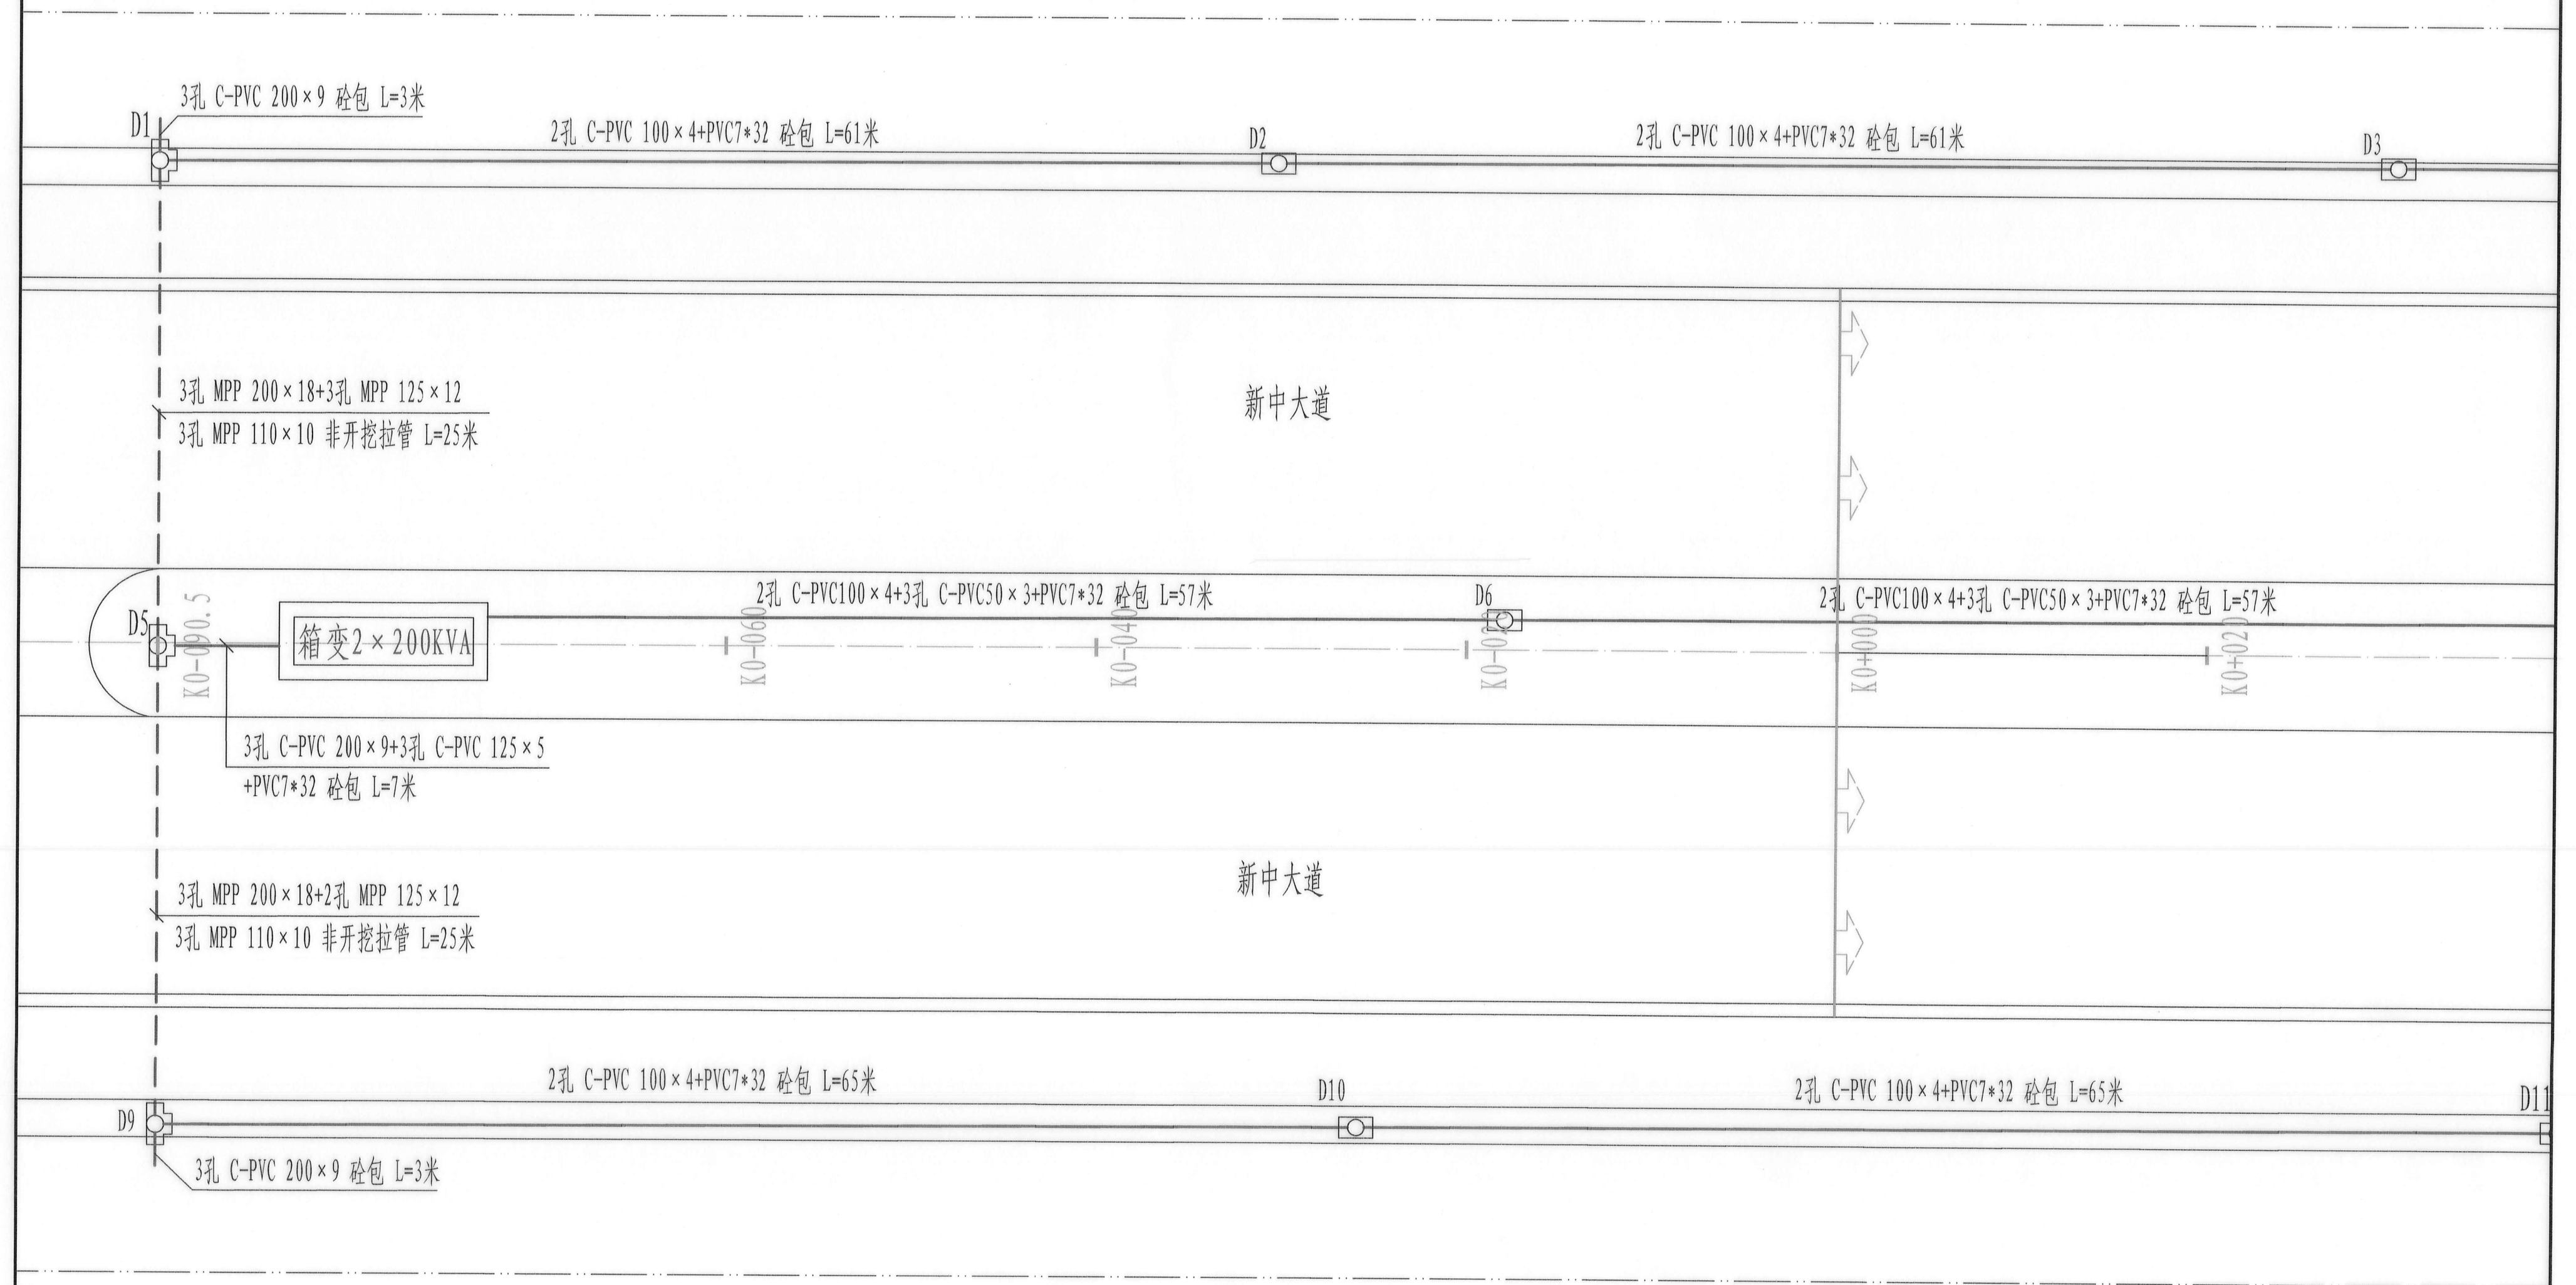



图例

电缆直通井		端子箱		非开挖拉管	
电缆三通井		控制柜		电力排管	
电缆手井		潜污泵			

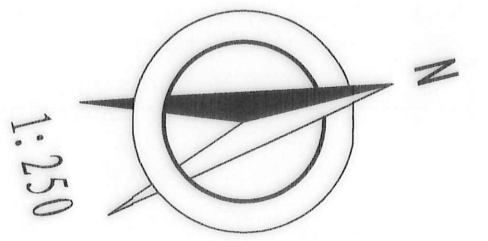

 新乡市市政设计研究院有限公司 XINXIANG MUNICIPAL DESIGN & RESEARCH INSTITUTE CO., LTD. 证书编号: A141002502、A241002509				工程名称	新中大道下穿京广铁路立交道路涌水改造项目		设计号
				项目	电气工程		20250013-D
审定	杨晓兵	审核	杨晓兵	项目负责	耿大伟	校核	荆成龙
专业负责	杨晓兵	设计	张文章	电力排管平面图1/2 (新中大道下穿立交)			日期 2025.03 图号 电施09