




新中大道

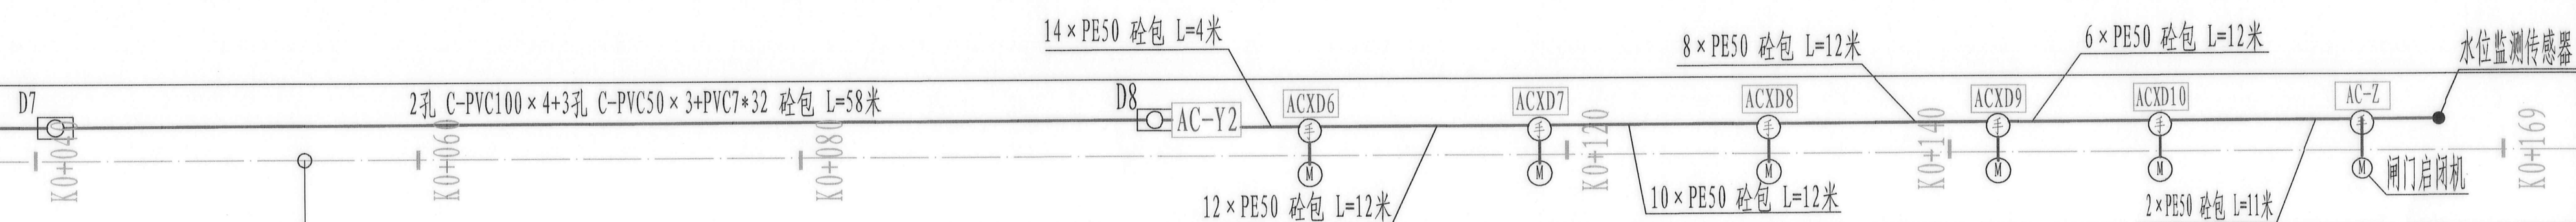

ZD3  
K3+013.41  
新中大道

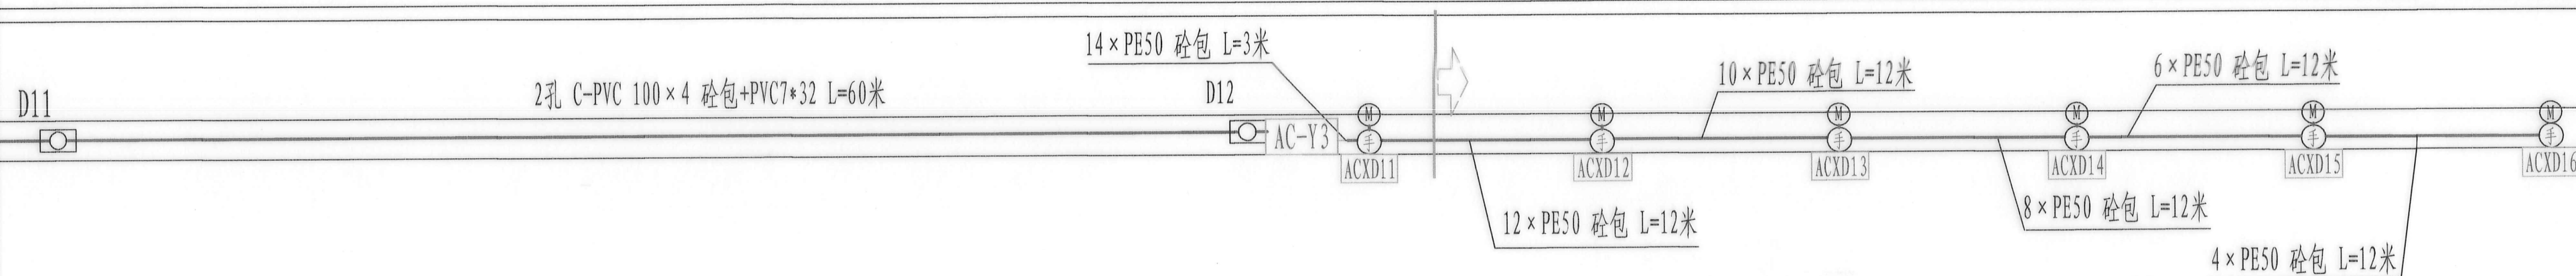

 新乡市市政设计研究院有限公司 XINXIANG MUNICIPAL DESIGN & RESEARCH INSTITUTE CO., LTD. 证书编号: A341002502, A241002509				工程名称	新中大道下穿京广铁路立交道路涵水改造项目	设计号	
				项目	电气工程		20250013-D
审定	杨晓兵	审核	杨晓兵	电力排管平面图2/2 (新中大道下穿立交)		日期	2025.03
项目负责	耿大伟	校核	荆成龙			图号	电施10
专业负责	杨晓兵	设计	张文章				